

工事名称： 長岡技術科学大学（上富岡町）附属図書館（ 期）改修機械設備工事

質 疑 事 項 回 答 書


令和7年7月22日

質疑事項回答書

長岡技術科学大学（上富岡町）附属図書館（ 期 ）改修機械設備工事


N o	図面番号	質 疑	回 答
1	数量公開の 説 明 書	図面M-04の閉架書庫は改修前と改修後で天井の有無に変更があります。配管、ダクト等の保温や塗装など積算も変わってきます。3.数量書についての記載において、「原則として全数量を公開範囲とする。また、・・・数量を一式としている項目の数量を記載した明細書についても、同様の扱いとする。」明記があります。別紙内訳の一式の数量も公開をお願いいたします。	改修前・改修後ともに天井はありません。 M-04を変更しました。 参考数量に一式の数量を追記しました。
2	細目別内訳 P5	8. ガス設備 A) 新設工事の「ハンドガス栓」と「強化ガスホース」の数量が5個と5本と明記されてありますが、図面M-16では各4と明記があります。図面が正と考えてよろしいでしょうか。	よろしいです。参考数量を変更しました。

改修前

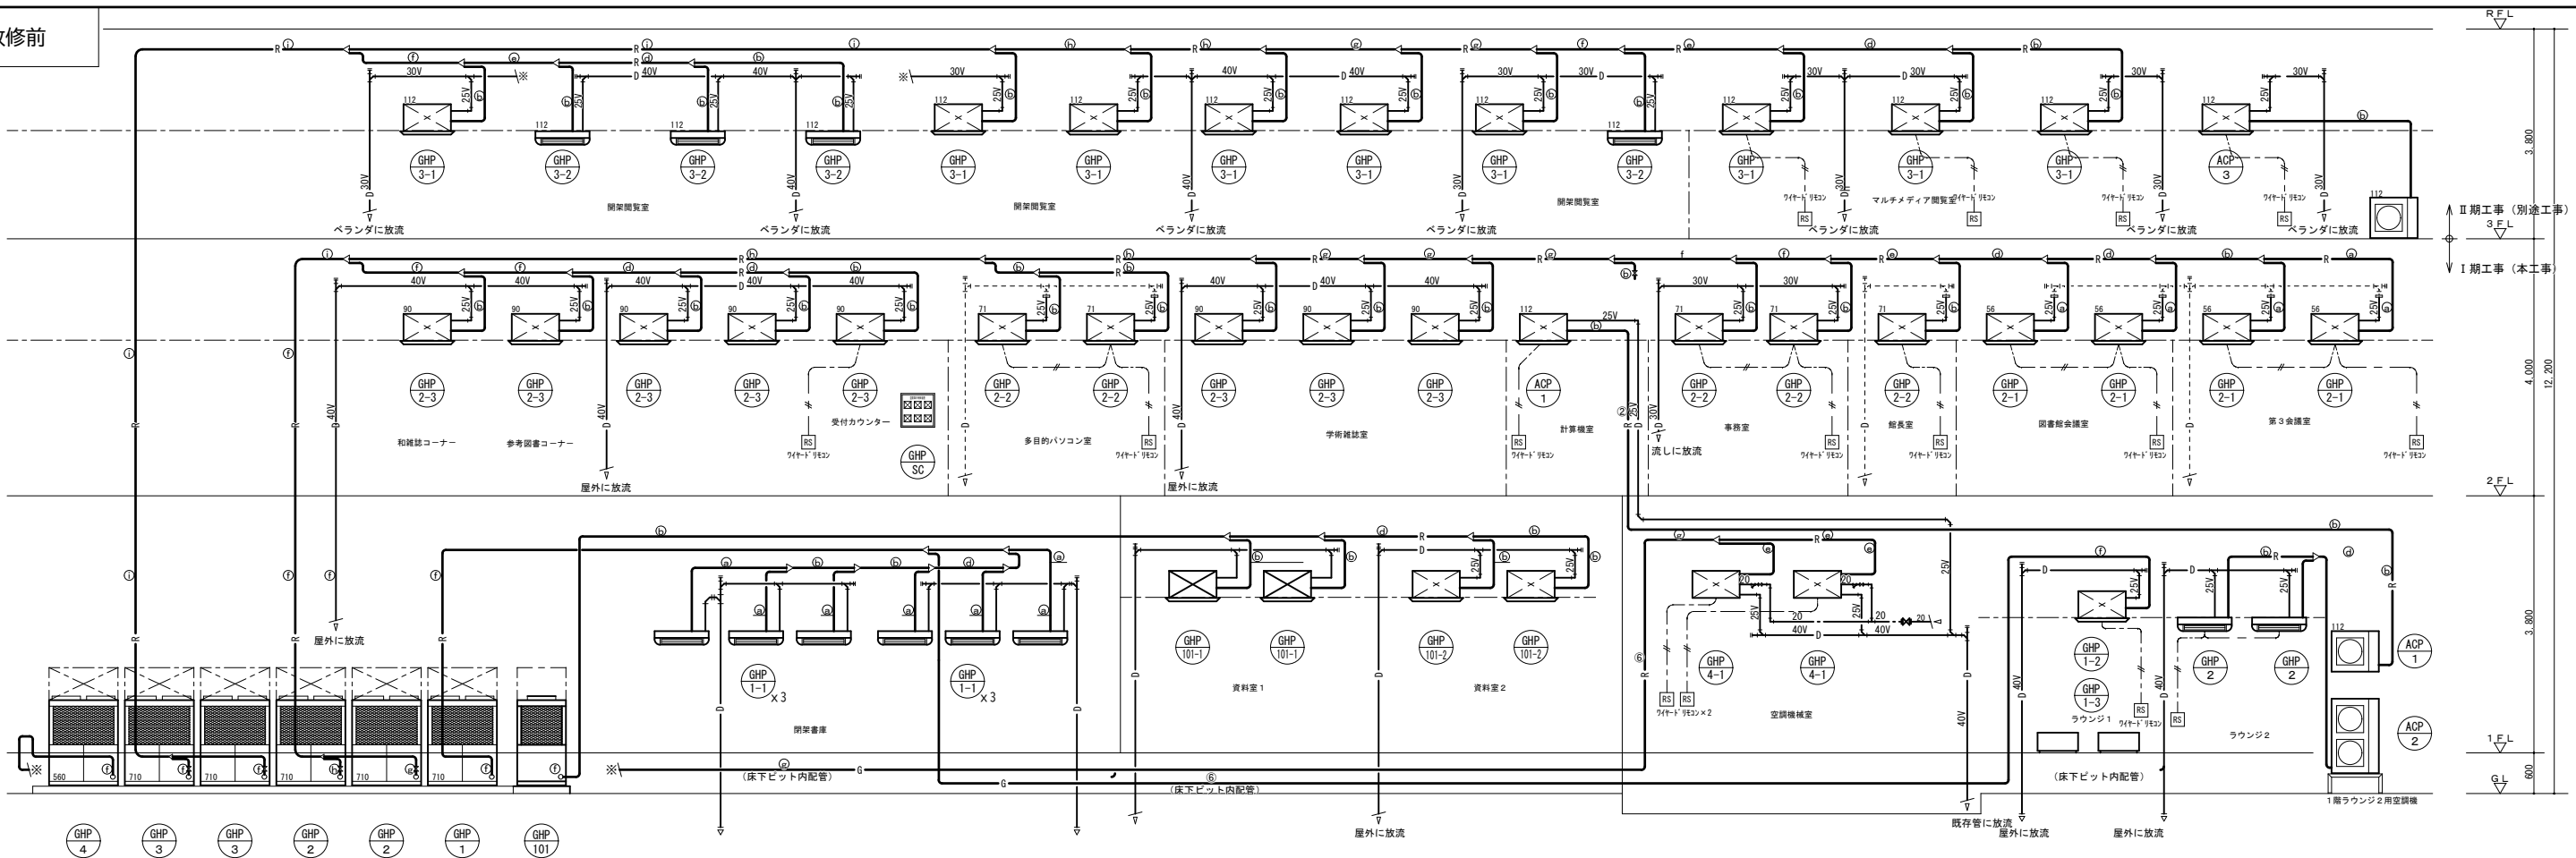

改修後

冷暖配管サイズ		
記号	液管	ガス管
㊤	φ 9.5	φ 12.7
㊦	φ 9.5	φ 15.9
㊨	φ 9.5	φ 19.1
㊪	φ 9.5	φ 22.2
㊬	φ 12.7	φ 25.4
㊮	φ 12.7	φ 28.6
㊰	φ 15.9	φ 28.6
㊲	φ 19.1	φ 31.8
㊴	φ 19.1	φ 38.1

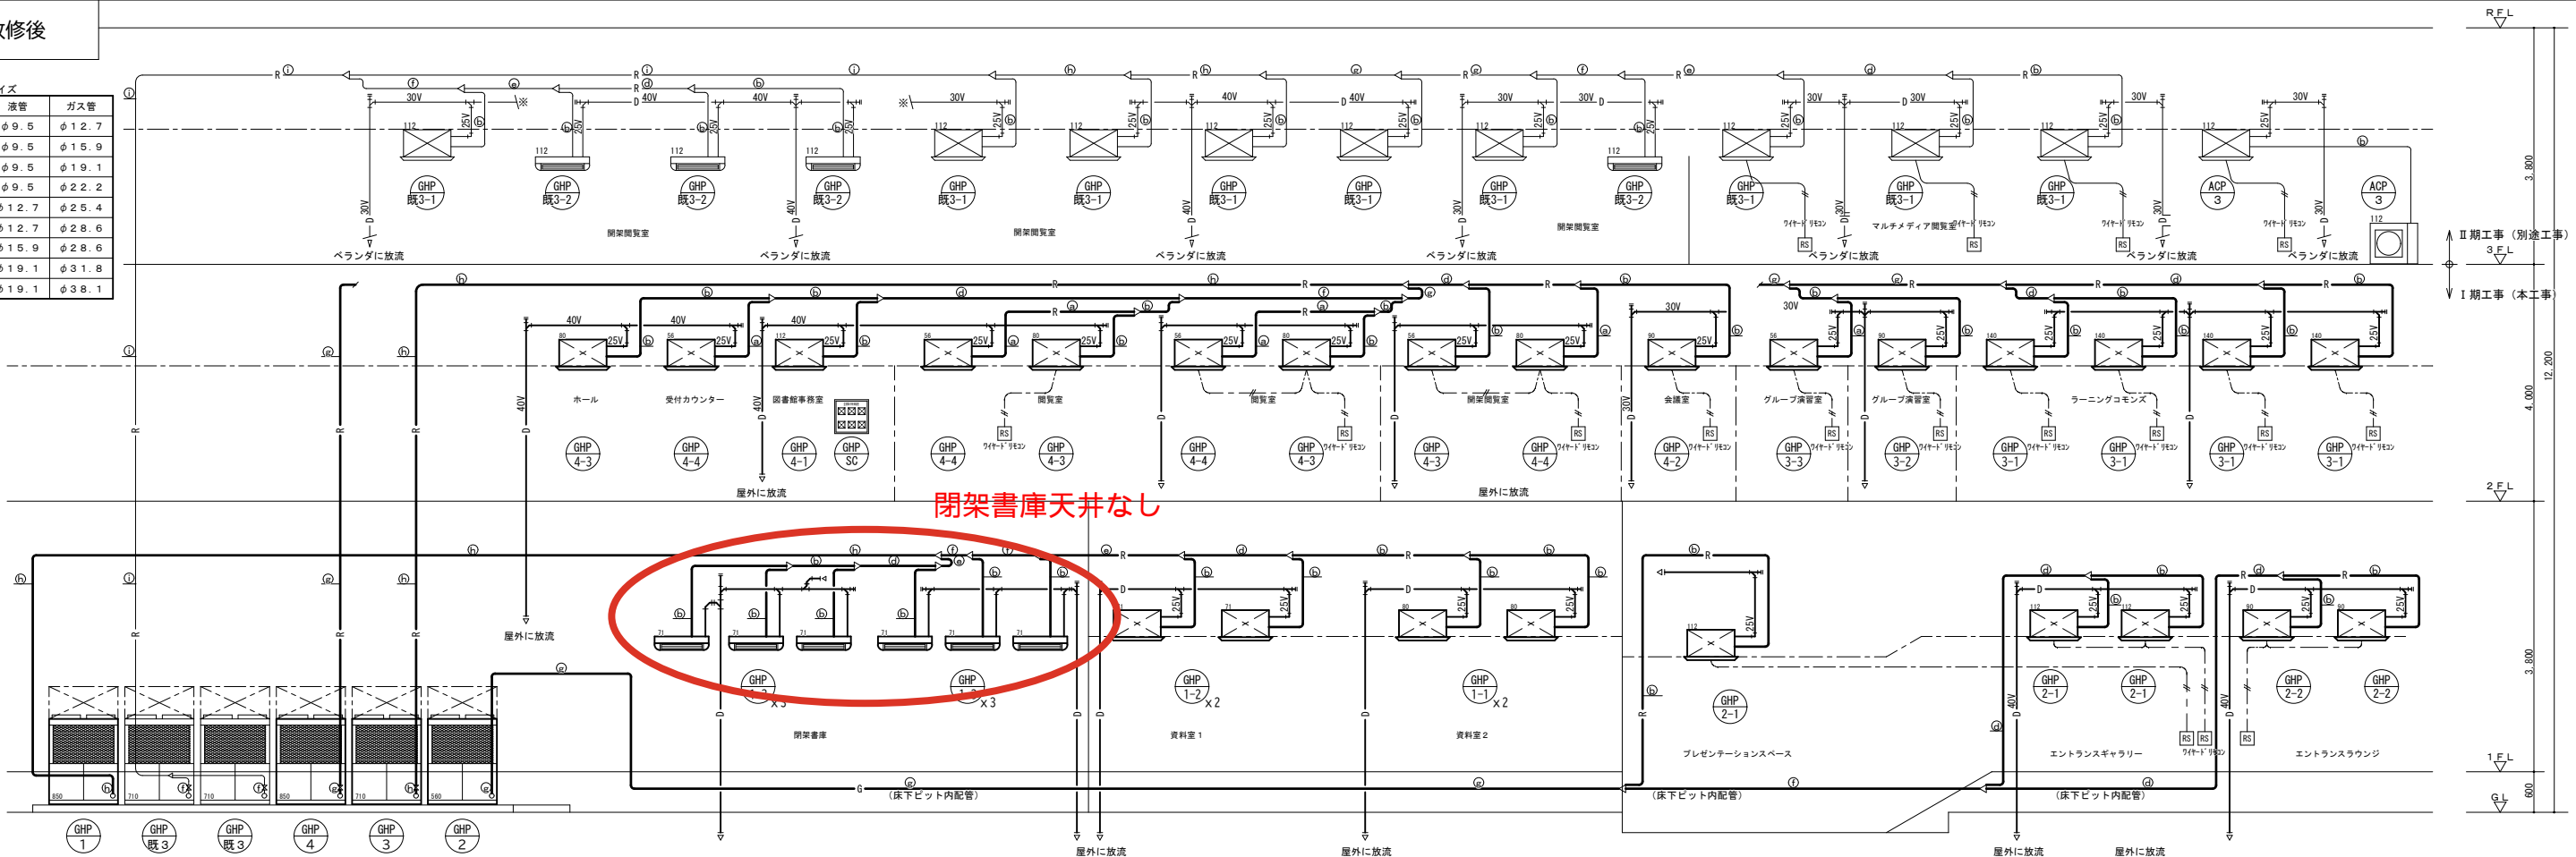

Notices	Client	国立大学法人長岡技術科学大学 施設課	Construction Name	長岡技術科学大学（上富岡町）附属図書館（Ⅰ期）改修機械設備工事	Project No.	2025_DCS24-JSCNME	Scale	N. S.	SHIBATA Architect and Associates	株式会社 シバタ 建築設計事務所 富山県小矢部市泉町 7-3 0 TEL. 0766 (68) 1177 / FAX. 0766 (68) 1321 https://shibata-and-associates.com/ 管理建築士 第 21408121601014 号 一級建築士 大臣登録 第 344849 号 柴田 昭 浩	Drawer	一級建築士 大臣登録 第344849号 柴田 昭 浩	Drawing No.	M-04
		長岡技術科学大学（上富岡町） 附属図書館改修実施設計業務（建築・設備）	Drawing Name	空調設備 系統図（改修前・改修後）	Date	2025. 06	Drawer							